


RZUT PIWNICY - ZAKRES PRAC BUDOWLANYCH RZUT PIWNIC 1:100

IZOLACJA PRZECIWIŁGOCIOWA I TERMICZNA ŚCIAN WG DETALU D-1

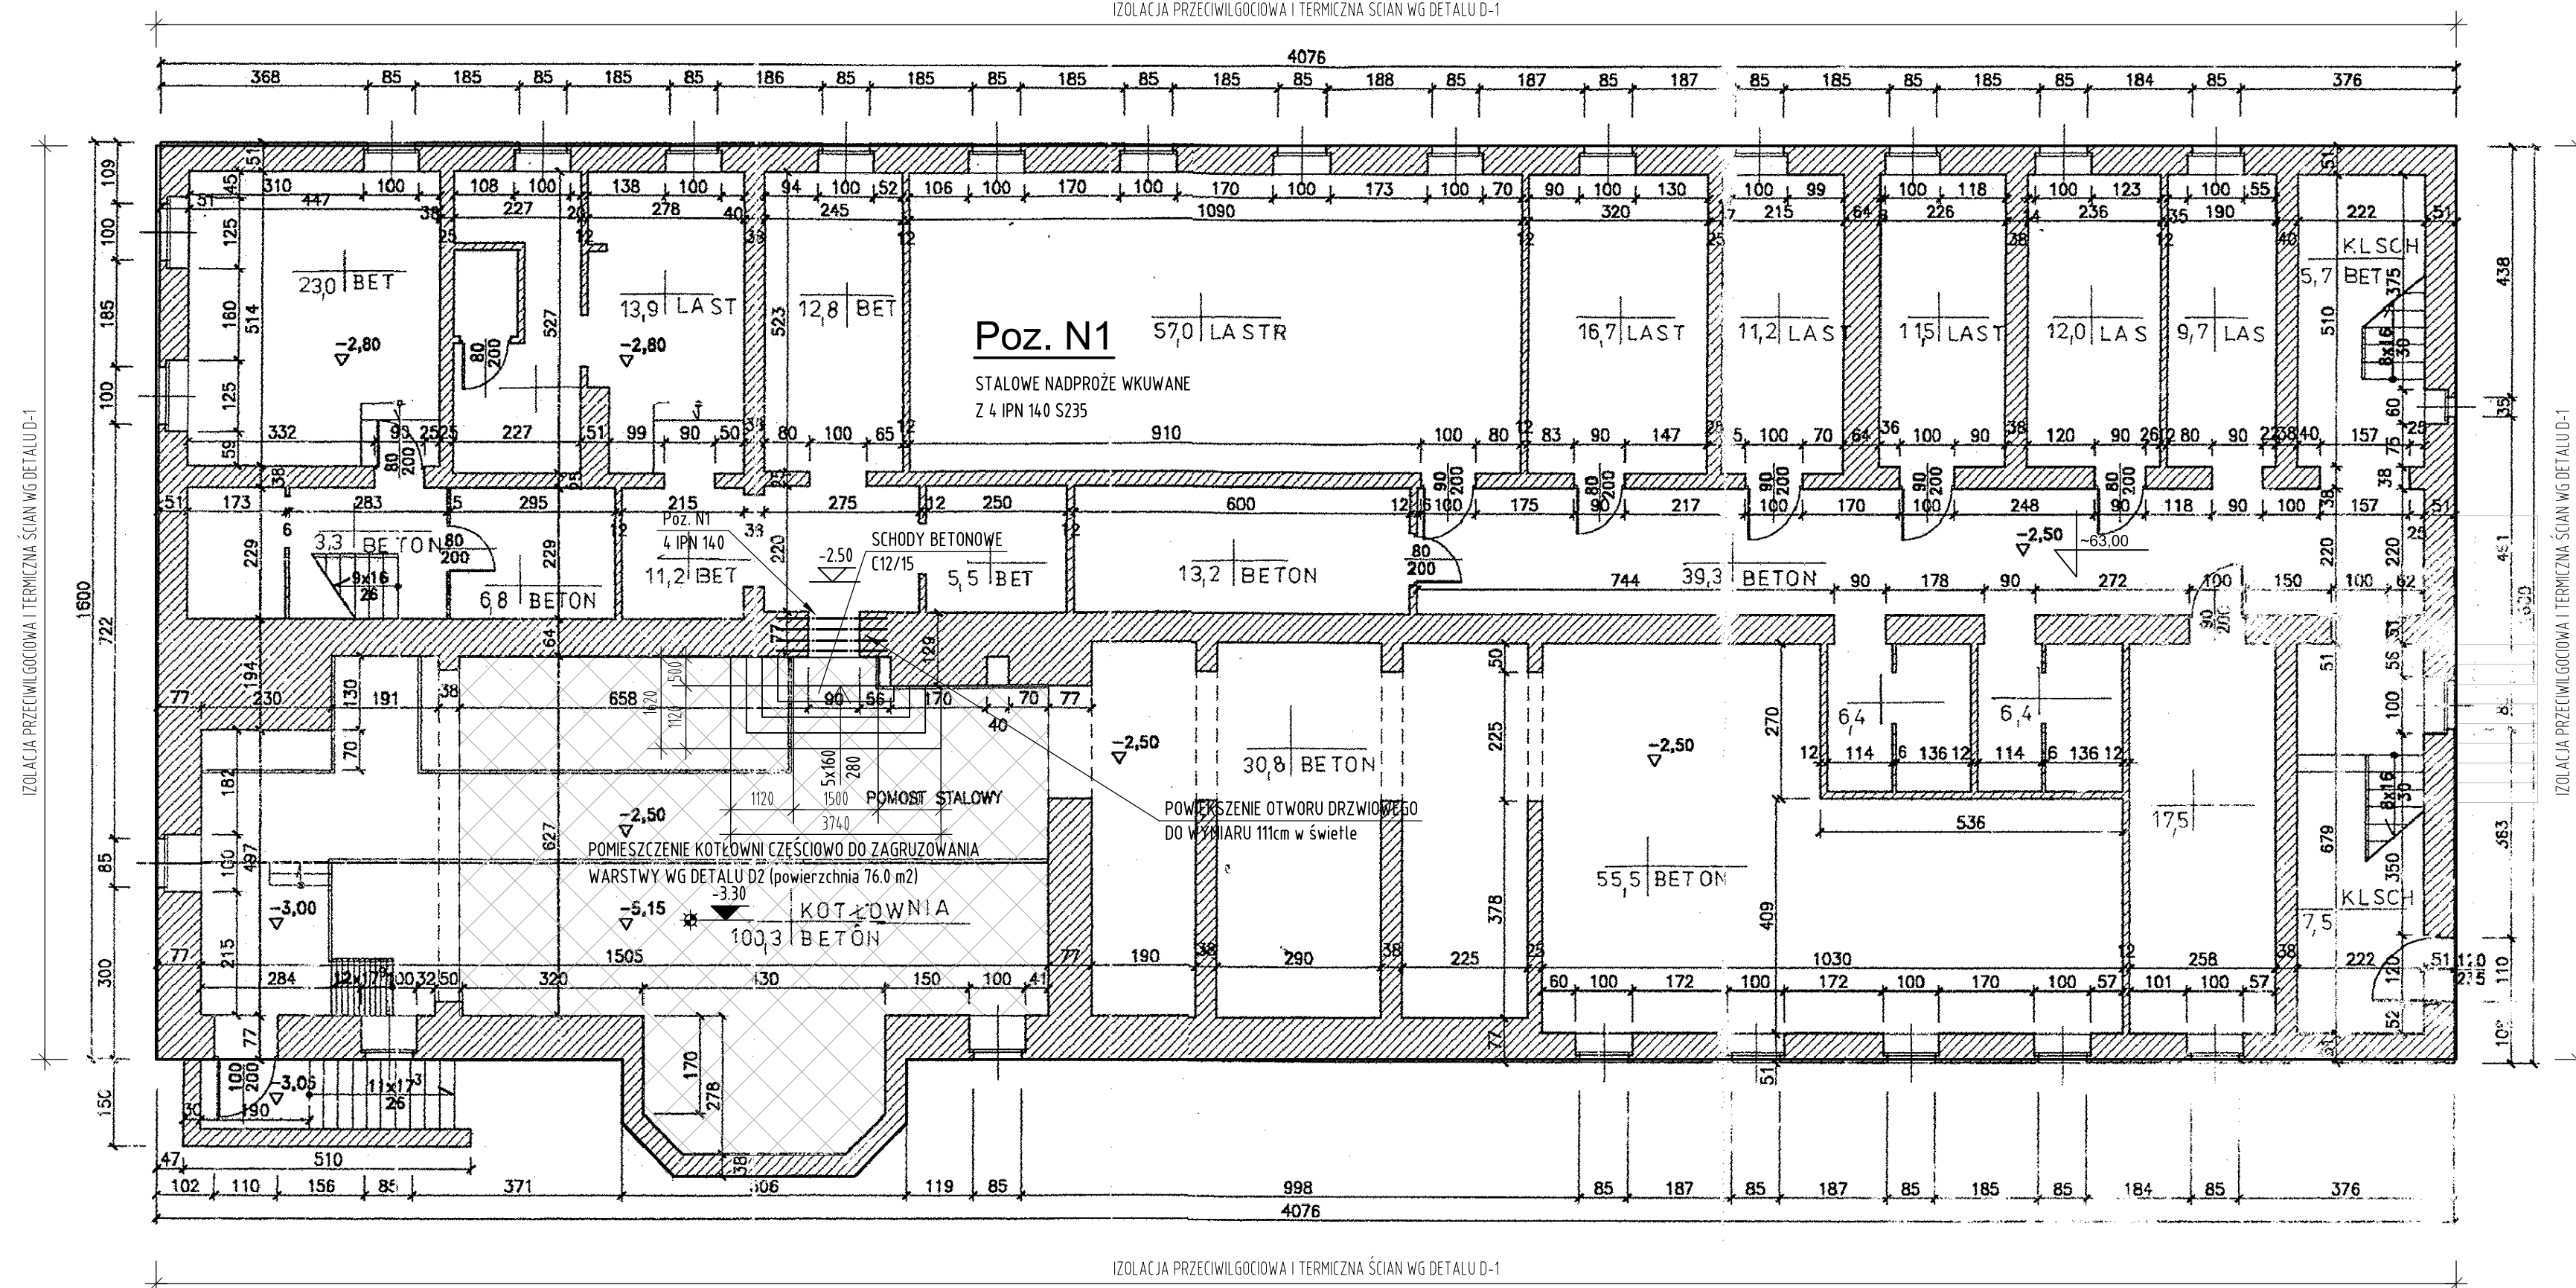

IZOLACJA PRZECIWIŁGOCIOWA I TERMICZNA ŚCIAN WG DETALU D-1

| | |
|---|---------------|
| PROJEKTOWANIE, NADZORY, WYKONAWSTWO PAWEŁ KOPACZ 64-920 Piła, al. Niepodległości 88 | |
| Obiekt: Drenaż opaskowy i kanalizacja deszczowa z zbiornikiem retencyjnym. Piła, ul. Kossaka, Działka nr 245/21 obręb 16 | Stadium P.B. |
| Inwestor: Środowiskowy Dom Samopomocy Caritas ul. Kossaka 16, 64-920 Piła, | Data: 10.2013 |
| Branża: Konstrukcja | Skala: 1:100 |
| Rysunek: Rzut piwnicy - zakres prac budowlanych | Nr rys.: K-1 |
| Projektował: mgr inż. Marek Turek Upr.bud. nr ewid. WKP/0049/P00K/07 do projektowania bez ograniczeń w specjalności konstrukcyjnej | |